

LEGENDA


IZOLOVANÉ Cu POTRUBÍ



AZ KLIMA a.s.
Tuřanka 1519/115a
627 00 Brno
IČ: 247 72 633
Divize realizace (08)

| | | | | |
|--------|-------|-------------|------------|-------------|
| | | | | |
| | | | | |
| | | | | |
| Revize | Datum | Popis změny | Vypracoval | Kontroloval |

| | | | | | |
|--|-----------------------|--------------------|----------------------|--|---------------|
| Hlavní inženýr projektu | Zodpovědný projektant | Vypracoval | Kontroloval | <div>AZ KLIMA ČLEN ČEZ ESCO Tuřanka 115a 627 00 Brno +420 544 500 811 azklima@azklima.com</div> | |
| | Ing. Adam Šenkyřík | Ing. Adam Šenkyřík | Ing. Antonín Pekárek | | |
| | | | | | |
| Investor: - | | | | | |
| stavba: Nemocnice Milosrdných bratří Polní 553/3, 639 00 Brno - Štýřice | | | | číslo zakázky | - |
| objekt: Polní 553/3, 639 00 Brno - Štýřice | | | | stupeň dokumentace | RPD |
| profese: D.1.4.3 – ZAŘÍZENÍ VZDUCHOTECHNIKY A CHLAZENÍ | | | | datum 1.vydání | 06/2025 |
| obsah: Půdorys 2PP | | | | formát | 4xA4 |
| číslo výkresu: D.1.4.3. 002 | | | | měřítko 1:50 | výtisk číslo: |
| číslo revize: 00 | | | | datum revize: - | |

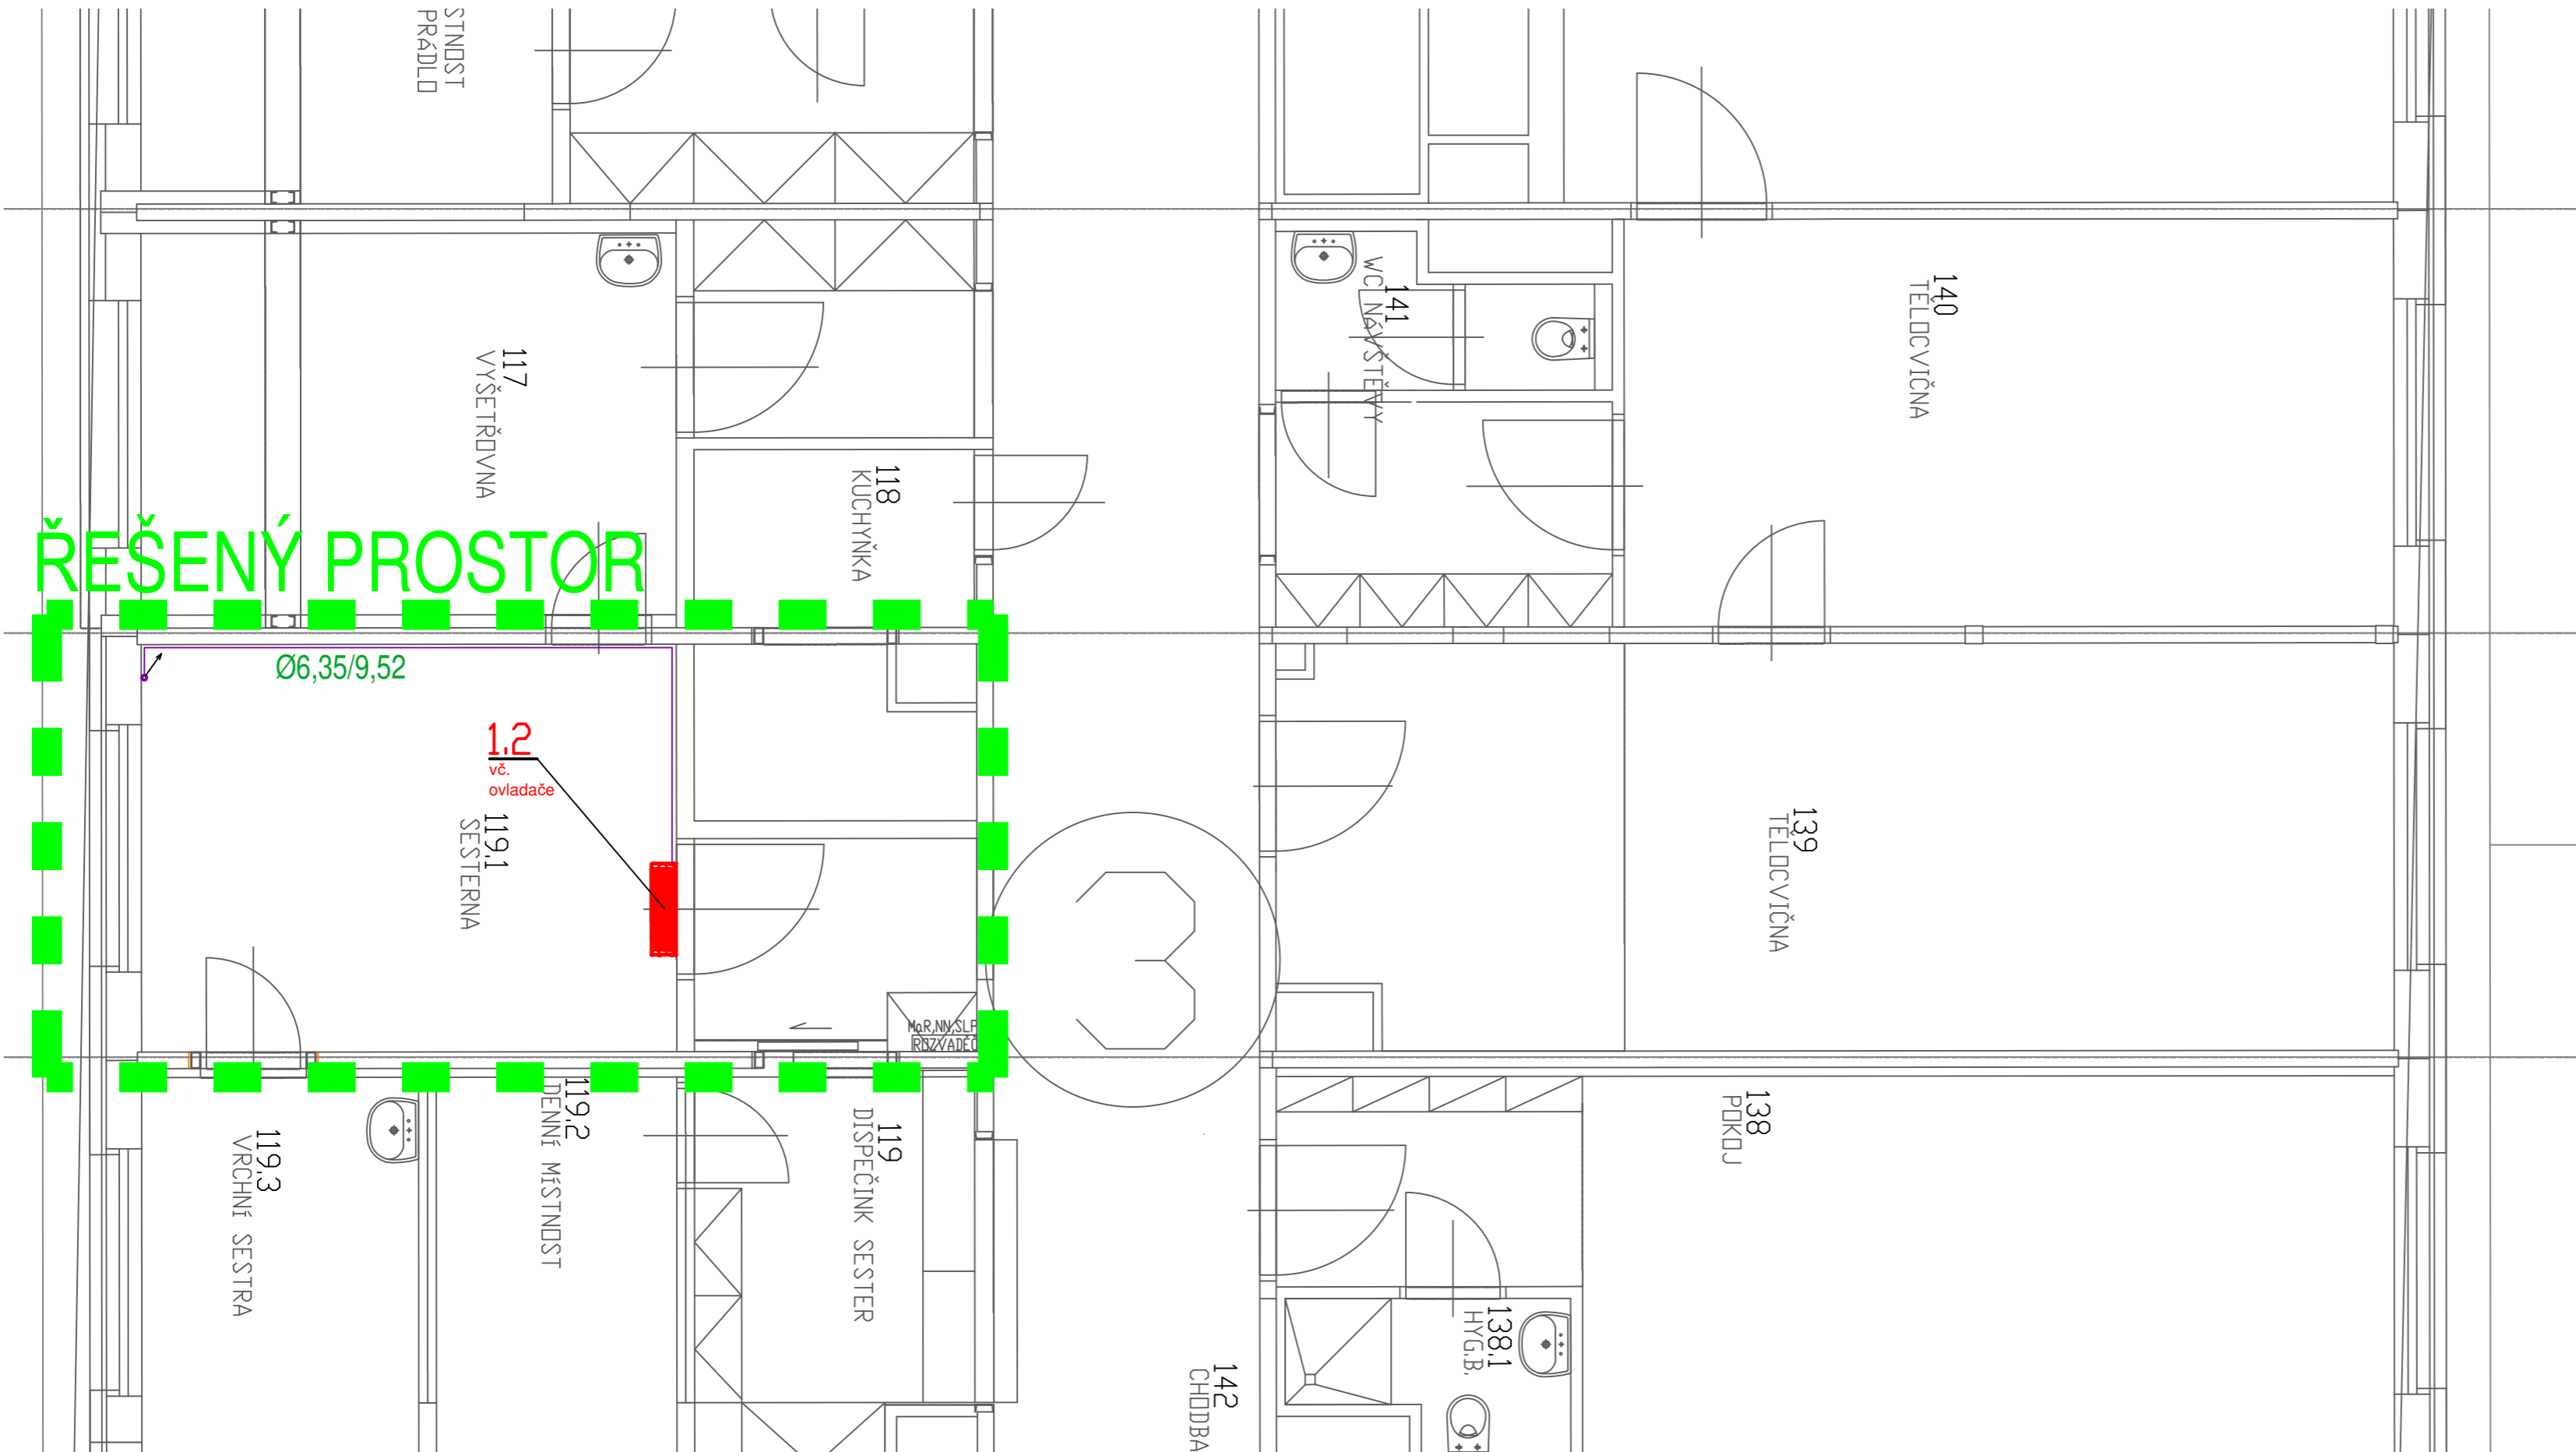

LEGENDA


IZOLOVANÉ Cu POTRUBÍ



AZ KLIMA a.s.
Tuřanka 1519/115a
627 00 Brno
IČ: 247 72 633
Divize realizace (08)

| | | | | |
|--------|-------|-------------|------------|-------------|
| | | | | |
| | | | | |
| | | | | |
| Revize | Datum | Popis změny | Vypracoval | Kontroloval |

| | | | | | |
|--|-----------------------|--------------------|----------------------|---|---------------|
| Hlavní inženýr projektu | Zodpovědný projektant | Vypracoval | Kontroloval | <div><div>AZ KLIMA ČLEN ČEZ ESCO</div></div> <div>Tuřanka 115a 627 00 Brno +420 544 500 811 azklima@azklima.com</div> | |
| | Ing. Adam Šenkyřík | Ing. Adam Šenkyřík | Ing. Antonín Pekárek | | |
| | | | | | |
| | | | | | |
| Investor: - | | | | | |
| stavba: Nemocnice Milosrdných bratří Polní 553/3, 639 00 Brno - Štýřice | | | | číslo zakázky | - |
| | | | | stupeň dokumentace | RPD |
| | | | | datum 1.vydání | 06/2025 |
| objekt: Polní 553/3, 639 00 Brno - Štýřice | | | | | |
| profese: D.1.4.3 – ZAŘÍZENÍ VZDUCHOTECHNIKY A CHLAZENÍ | | | | formát | 4xA4 |
| obsah: Půdorys 2PP | | | | měřítko | výtisk číslo: |
| | | | | 1:50 | |
| číslo výkresu: D.1.4.3. | | 002 | číslo revize: 00 | datum revize: | - |

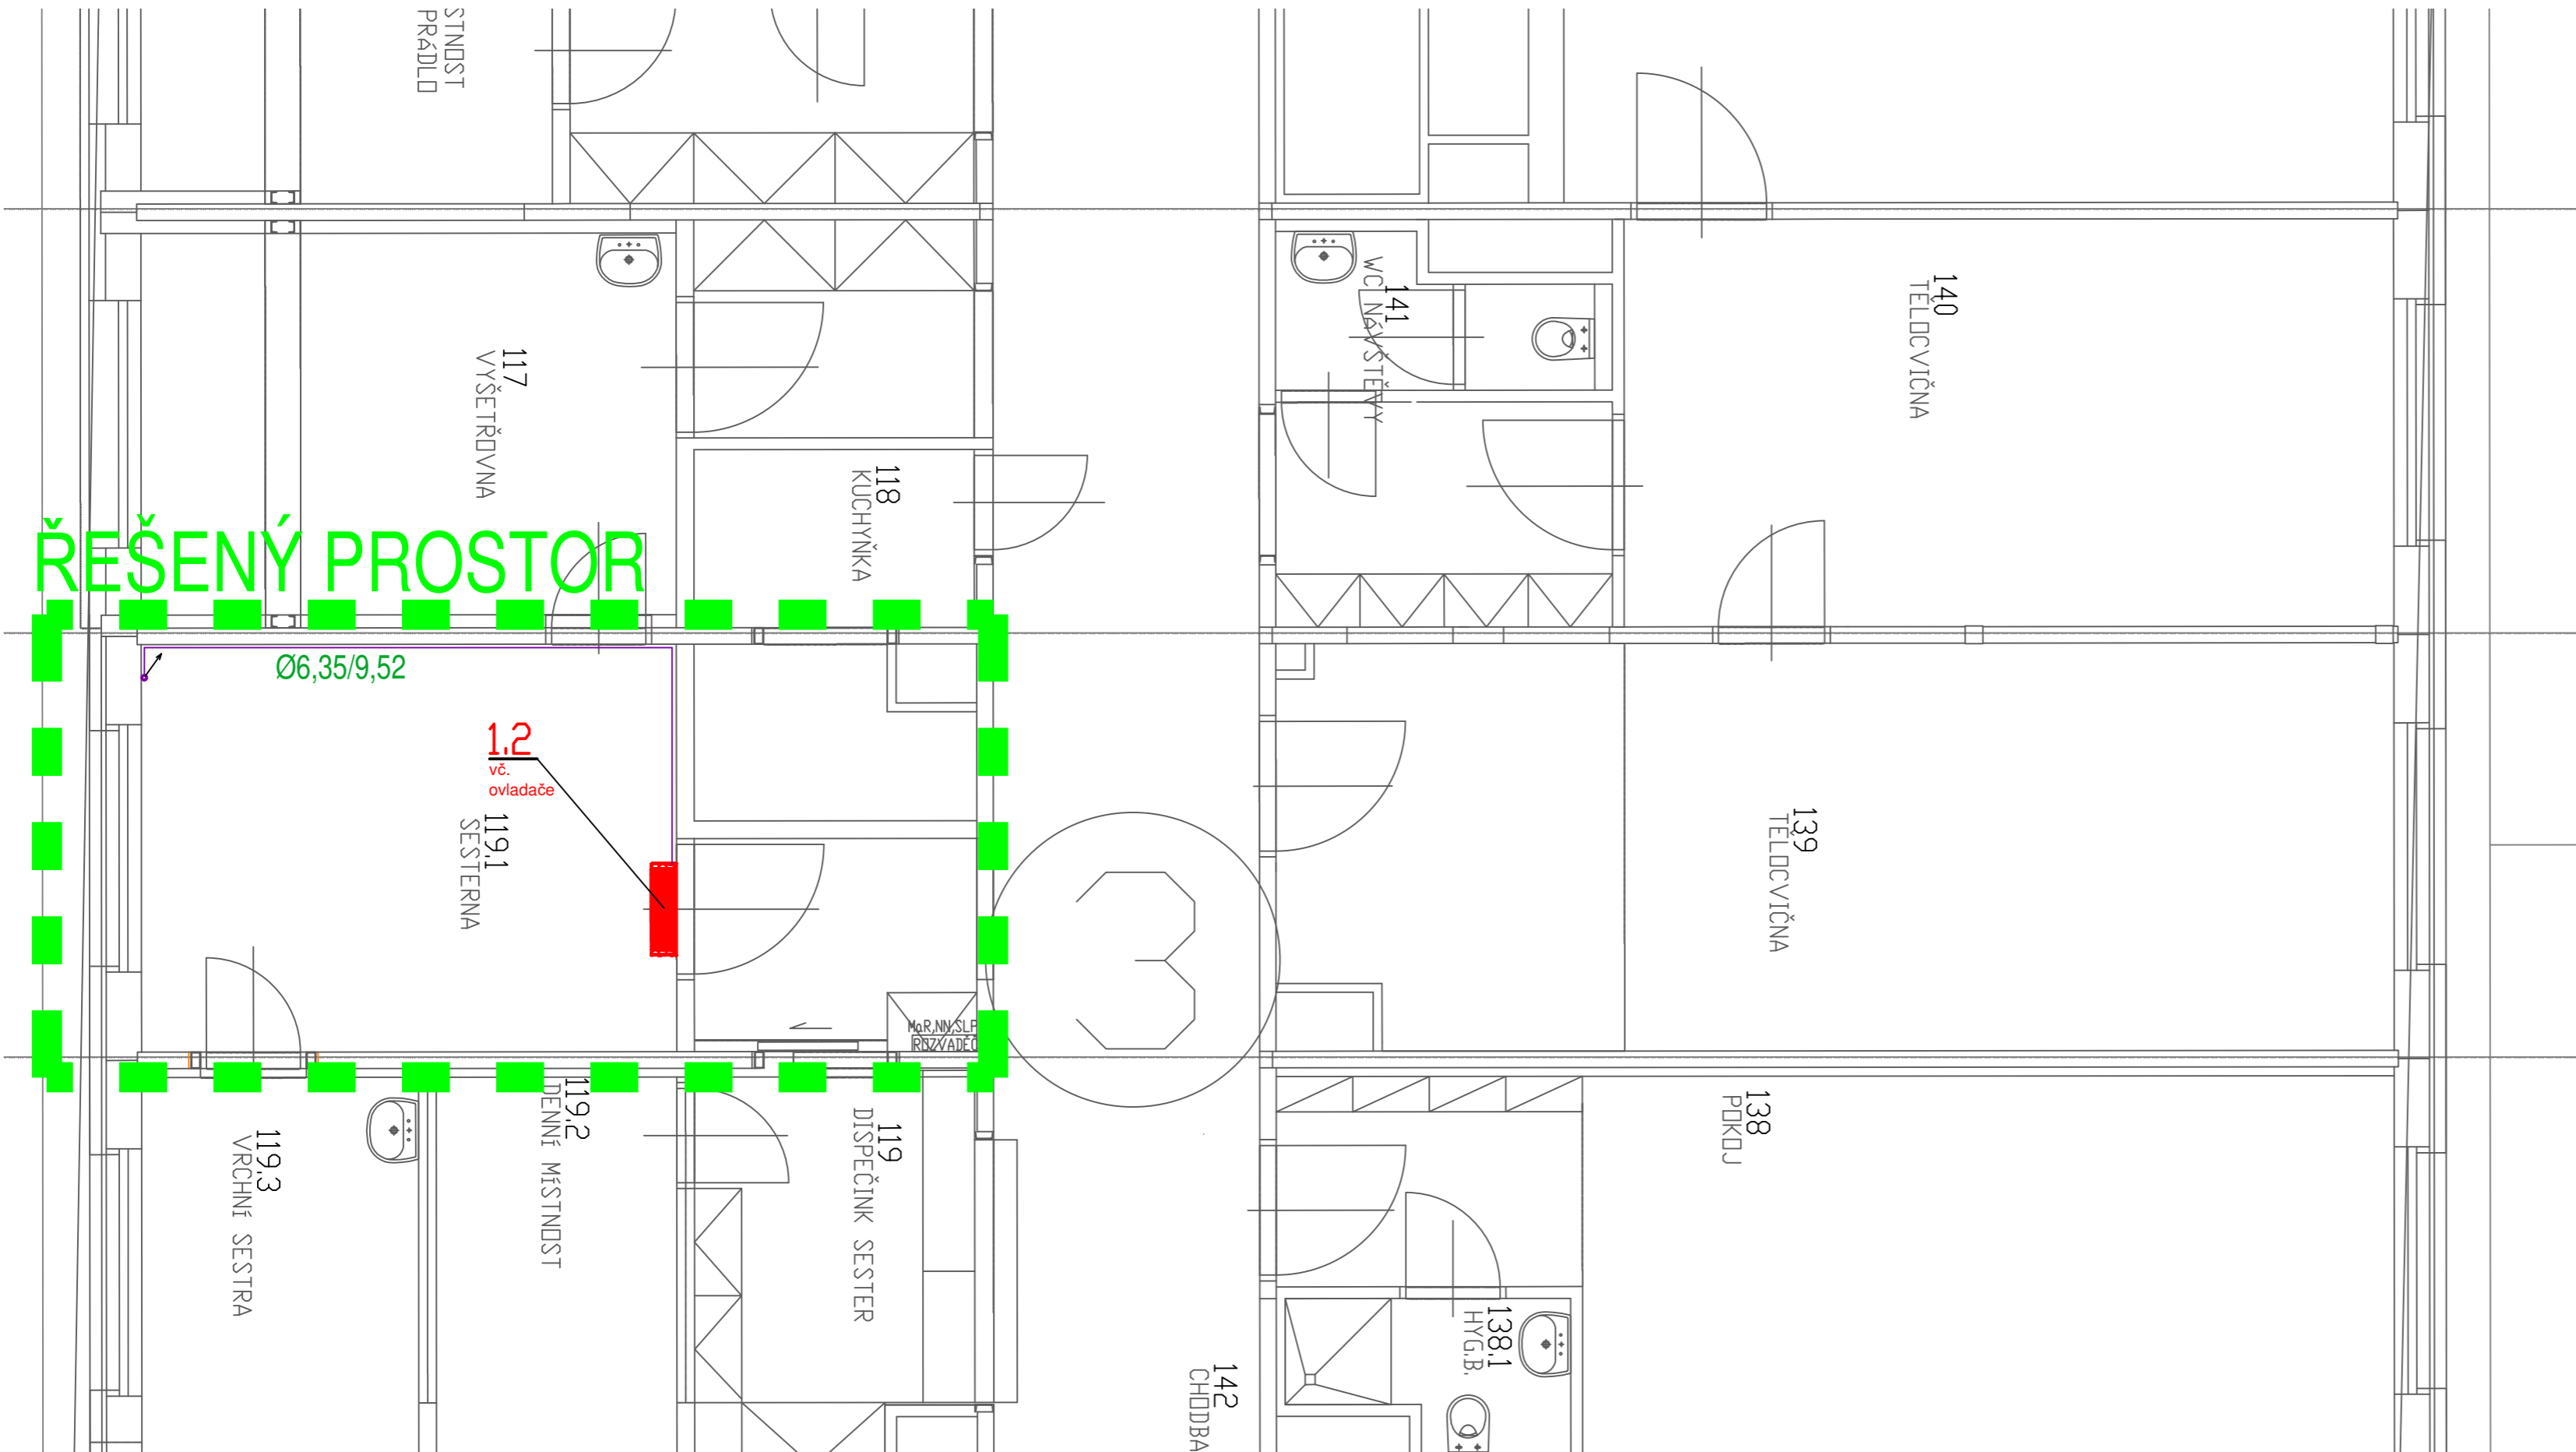

LEGENDA

IZOLOVANÉ Cu POTRUBÍ



AZ KLIMA a.s.
Tuřanka 1519/115a
627 00 Brno
IČ: 247 72 633
Divize realizace (08)

| | | | | |
|--------|-------|-------------|------------|-------------|
| | | | | |
| | | | | |
| | | | | |
| Revize | Datum | Popis změny | Vypracoval | Kontroloval |

| | | | | | |
|--|-----------------------|--------------------|----------------------|---|---------|
| Hlavní inženýr projektu | Zodpovědný projektant | Vypracoval | Kontroloval | <div><p>AZ KLIMA ČLEN ČEZ ESCO</p><p>Tuřanka 115a 627 00 Brno +420 544 500 811 azklima@azklima.com</p></div> | |
| | Ing. Adam Šenkyřík | Ing. Adam Šenkyřík | Ing. Antonín Pekárek | | |
| | | | | | |
| Investor: - | | | | | |
| stavba: Nemocnice Milosrdných bratří Polní 553/3, 639 00 Brno - Štýřice | | | | číslo zakázky | - |
| objekt: Polní 553/3, 639 00 Brno - Štýřice | | | | stupeň dokumentace | RPD |
| profese: D.1.4.3 – ZAŘÍZENÍ VZDUCHOTECHNIKY A CHLAZENÍ | | | | datum 1.vydání | 06/2025 |
| obsah: Půdorys 2PP | | | | formát | 4xA4 |
| číslo výkresu: D.1.4.3. 002 | | | | měřítko | 1:50 |
| číslo revize: 00 | | | | výtisk číslo: | |
| | | | | datum revize: | - |